


План на отм.0.000

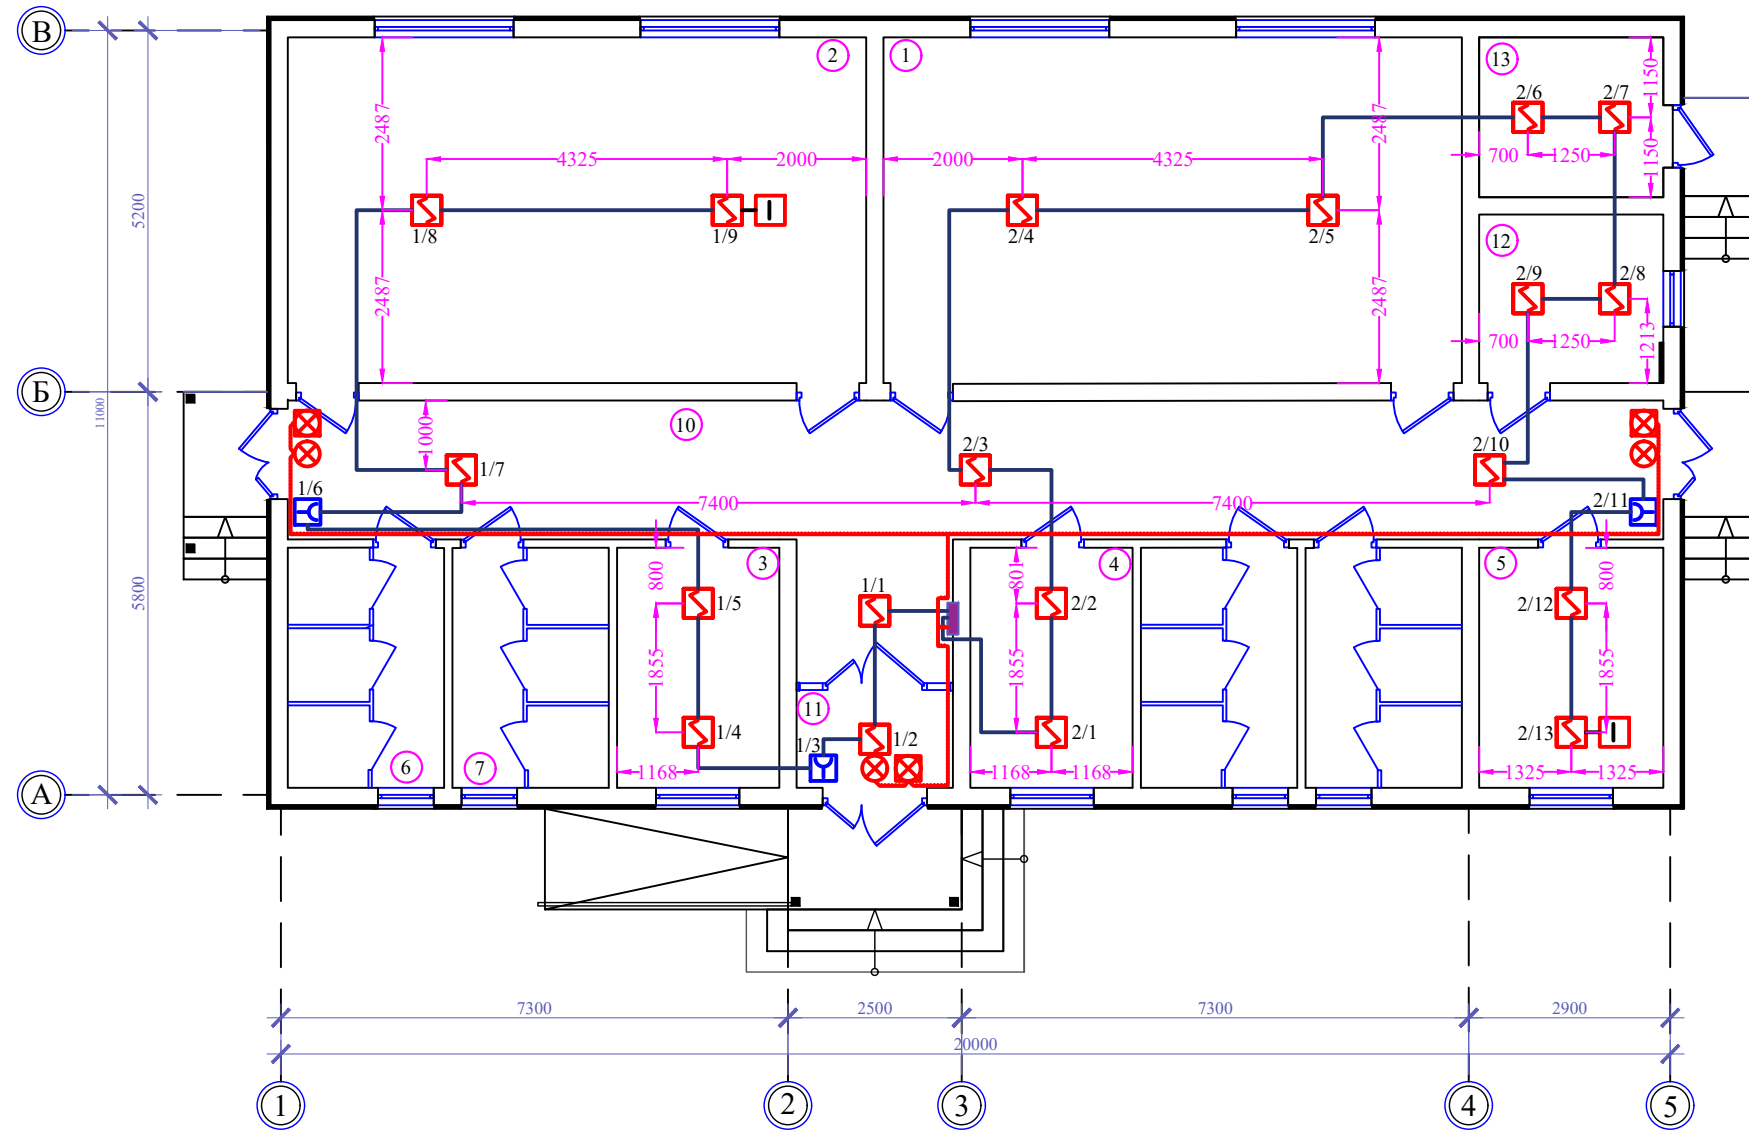

Условные обозначения:

- ППКОП "Гранит-4"
- блок бесперебойного питания
- извещатель пожарный дымовой
- извещатель пожарный ручной
- оповещатель свето-звуковой
- табло "ВЫХОД"
- устройство контроля шлейфа

Экспликация помещений

| № Пом. | Наименование | Площад. м ² |
|--------|--------------------------|------------------------|
| 1 | Женская спальная | 41.42 |
| 2 | Мужская спальная | 41.42 |
| 3 | Медицинская комната | 8.07 |
| 4 | Комната матери и ребёнка | 8.07 |
| 5 | Кухня | 9.16 |
| 6 | Санитарный узел (м) | 7.77 |
| 7 | Душевая (м) | 7.77 |
| 8 | Санитарный узел (ж) | 7.77 |
| 9 | Душевая (ж) | 7.77 |
| 10 | Коридор | 44.24 |
| 11 | Тамбур | 3.15 |
| 12 | Складское помещение | 6.43 |
| 13 | Котельная | 6.10 |

| | | | | | | | | | | | | | | | | | | | | | | | | | | | | | | | | | | | | | | | | | | | | | | | |
|---|
| Изм. | | | | | | Масш. | | | | | | Лист | | | | | | № док. | | | | | | Подпись | | | | | | Дата | | | | | | | | | | | | | | | | | |
| Шифр: РП-01/24 | | | | | | | | | | | | | | | | | | | | | | | | ПС | | | | | | | | | | | | | | | | | | | | | | | |
| Строительство одноэтажного убежища для чрезвычайных ситуаций в поселке городского типа Дарбанд, РРП, Республика Таджикистан | |
| ГИП | | | | | | | | | | | | Мирзоев М. | | | | | | | | | | | | Пожарная сигнализация | | | | | | Стадия | | Лист | | Листов | | | | | | | | | | | | | |
| Проектировщик | | | | | | | | | | | | Мирзоев М. | | | | | | | | | | | | РП | | | | | | 3 | | 4 | | | | | | | | | | | | | | | |
| Разработчик | | | | | | | | | | | | Шеров И. | | | | | | | | | | | | План расположения сетей пожарной сигнализации отм.0.000 | | | | | | ЗАО "НИКИПС" Душанбе 2024г. | | | | | | | | | | | | | | | | | |