



## Маркировочный план убежища

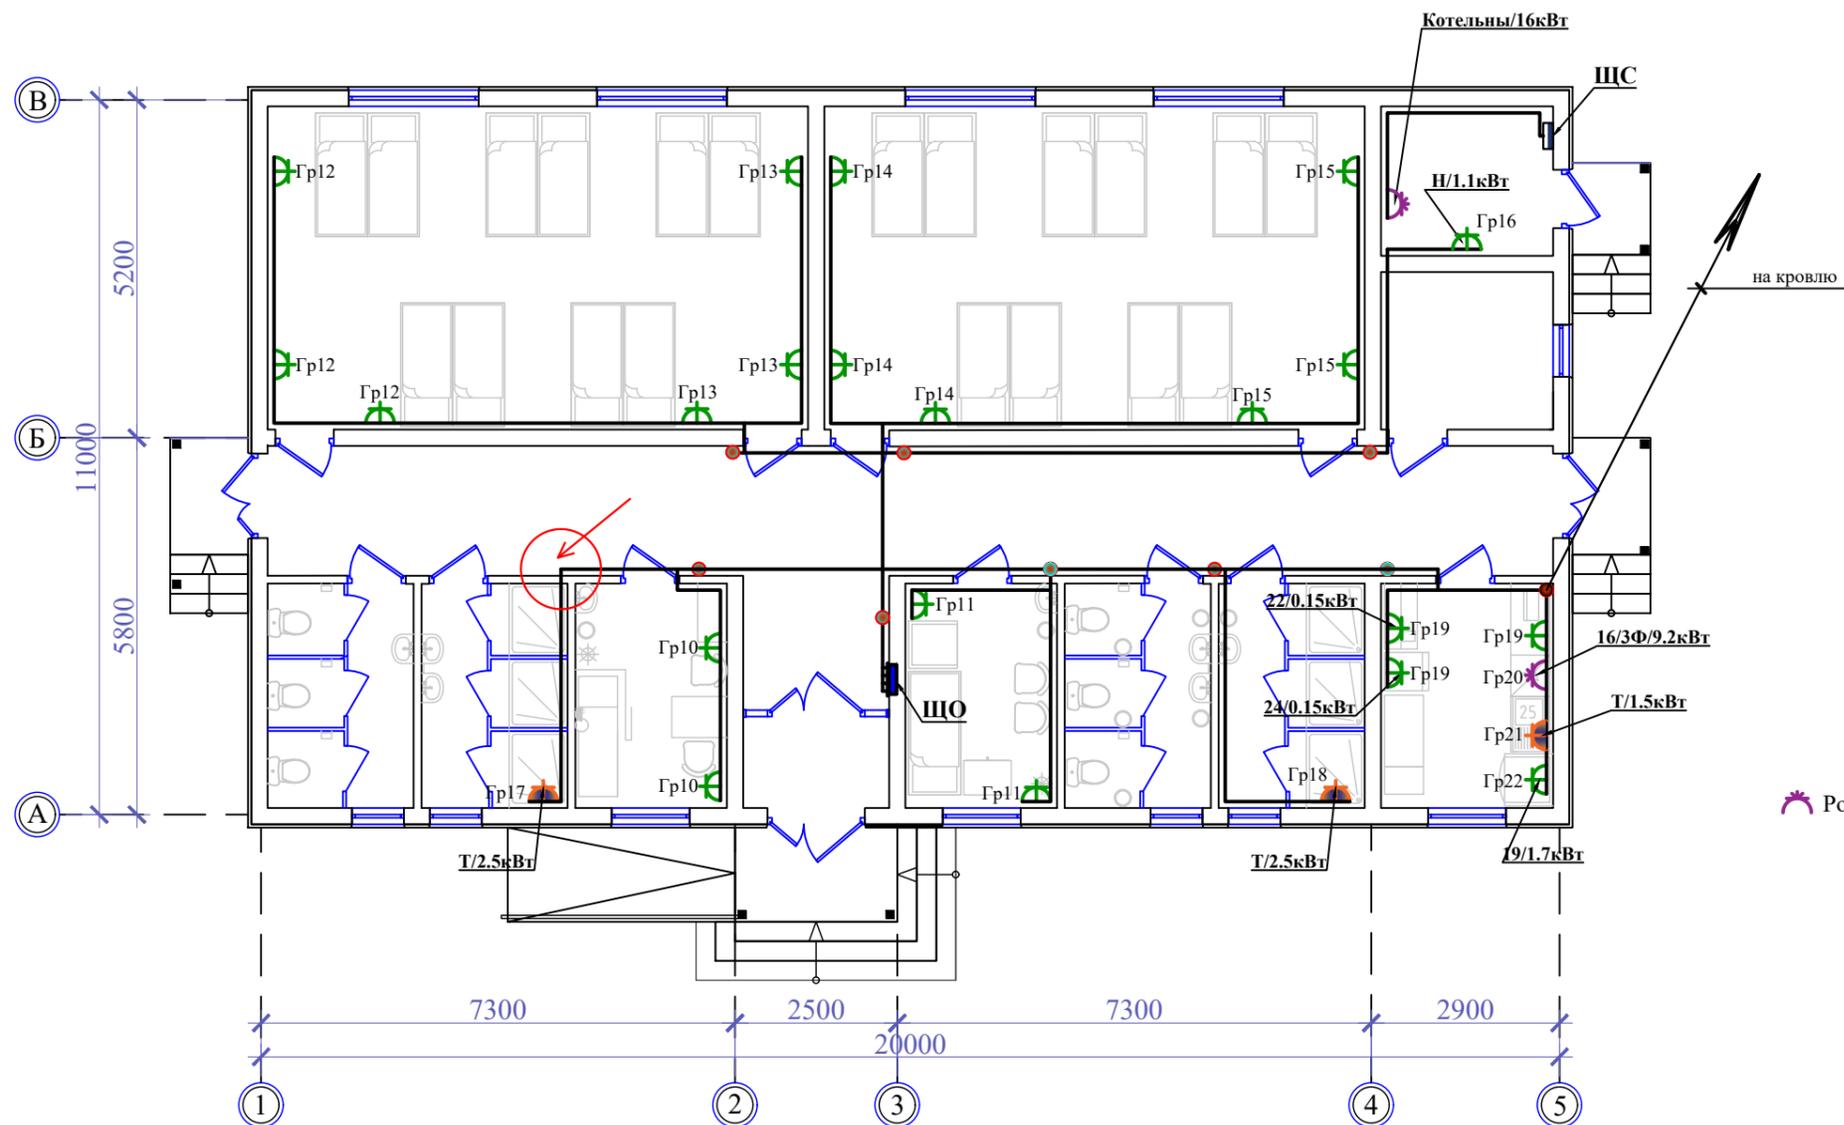

Экспликация помещений		
№ Пом.	Наименование	Площад. м <sup>2</sup>
1	Женская спальная	41.42
2	Мужская спальная	41.42
3	Медицинская комната	8.07
4	Комната матери и ребёнка	8.07
5	Кухня	9.16
6	Санитарный узел (м)	7.77
7	Душевая (м)	7.77
8	Санитарный узел (ж)	7.77
9	Душевая (ж)	7.77
10	Коридор	44.24
11	Тамбур	3.15
12	Складское помещение	6.43
13	Котельная	6.10

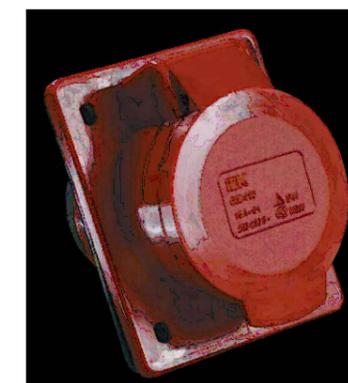

Розетка встраиваемая ССИ-424 3Р+Е 32А 380-415В IP44 IEK



Розетка штепсельная 220В, 16А одноместная РС-12-2-ВВ



Розетка штепсельная 220В, 16А двухместная РСш10-3-ВВ

Шифр: РП-01/24					30
Строительство одноэтажного убежища для чрезвычайных ситуаций в поселке городского типа Дарбанд, РРП, Республика Таджикистан					
Изм.	Масш.	Лист	№ док.	Подпись	Дата
ГИП	Мирзоев М.				
Проектировщик	Мирзоев М.				
Разраб.	Шеров И.				
Электроосвещение				Стадия	Лист
				РП	6
План расположения розеточной сети				Листов	8
				ЗАО "НИКИПС" Душанбе 2024г.	