


Маркировочный план убежища

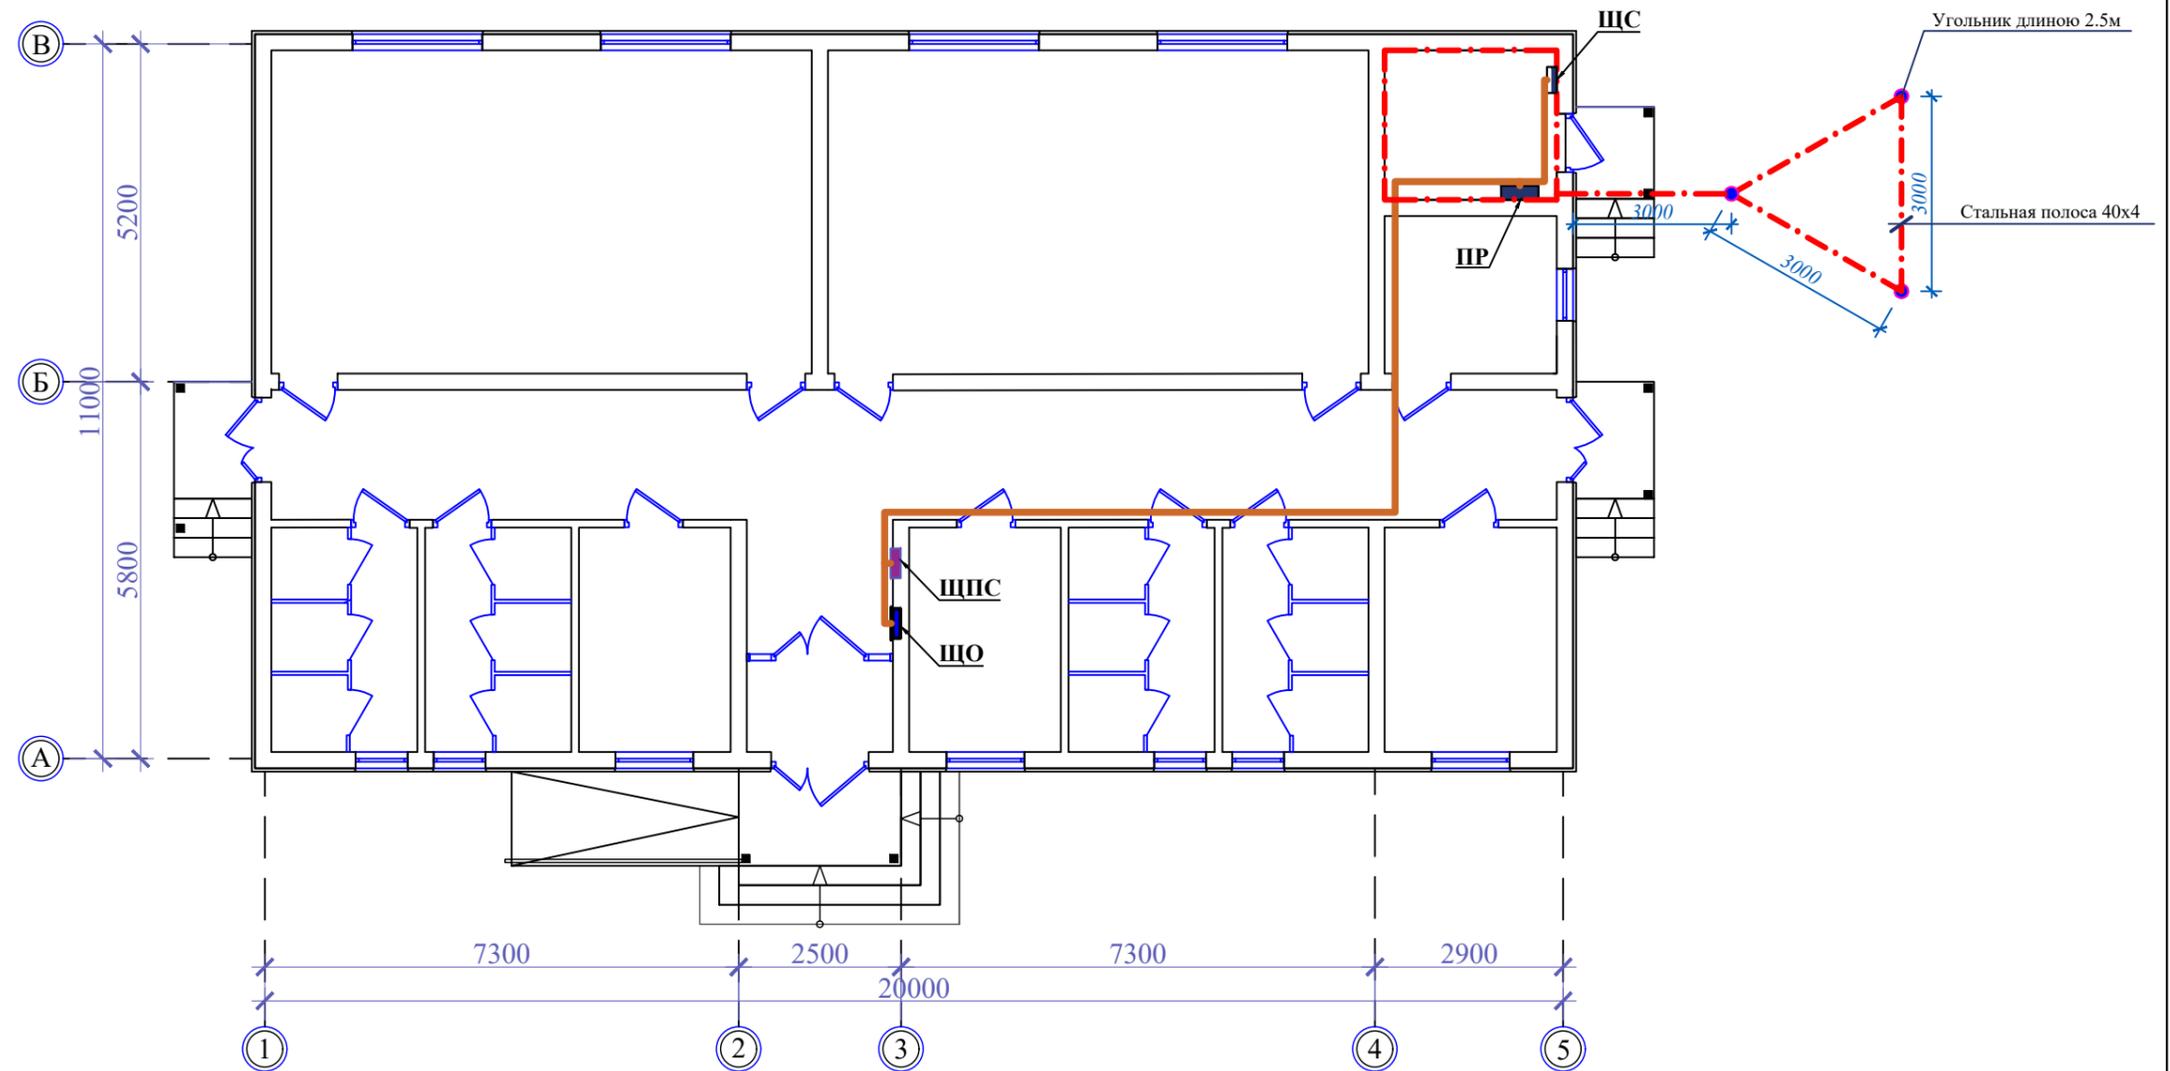

Экспликация помещений

№ Пом.	Наименование	Площад. м ²	Потол.	Стена	Пол
1	Женская спальная	41.420000	Пт-1	Ст-1	Пл-2
2	Мужская спальная	41.420000	Пт-1	Ст-1	Пл-2
3	Медицинская комната	8.070000	Пт-1	Ст-1	Пл-2
4	Комната матери и ребёнка	8.070000	Пт-1	Ст-1	Пл-2
5	Кухня	9.160000	Пт-2	Ст-2	Пл-1
6	Санитарный узел (м)	7.770000	Пт-2	Ст-2	Пл-3
7	Душевая (м)	7.770000	Пт-2	Ст-2	Пл-3
8	Санитарный узел (ж)	7.770000	Пт-2	Ст-2	Пл-3
9	Душевая (ж)	7.770000	Пт-2	Ст-2	Пл-3
10	Коридор	44.240000	Пт-1	Ст-1	Пл-1
11	Тамбур	3.150000	Пт-1	Ст-1	Пл-1
12	Складское помещение	6.430000	Пт-1	Ст-1	Пл-1
13	Котельная	6.100000	Пт-2	Ст-3	Пл-4

Шифр: РП-01/24						30
Строительство одноэтажного убежища для чрезвычайных ситуаций в поселке городского типа Дарбанд, РРП, Республика Таджикистан						
Изм.	Масш.	Лист	№ док.	Подпись	Дата	
ГИП				Мирзоев М.		
Проектировщик				Мирзоев М.		
Разраб.				Шеров И.		
Электроосвещение				Стадия	Лист	Листов
				РП	8	8
План расположения питающей сети и контур заземления				ЗАО "НИКИПС" Душанбе 2024г.		